




SCALE : 1/100

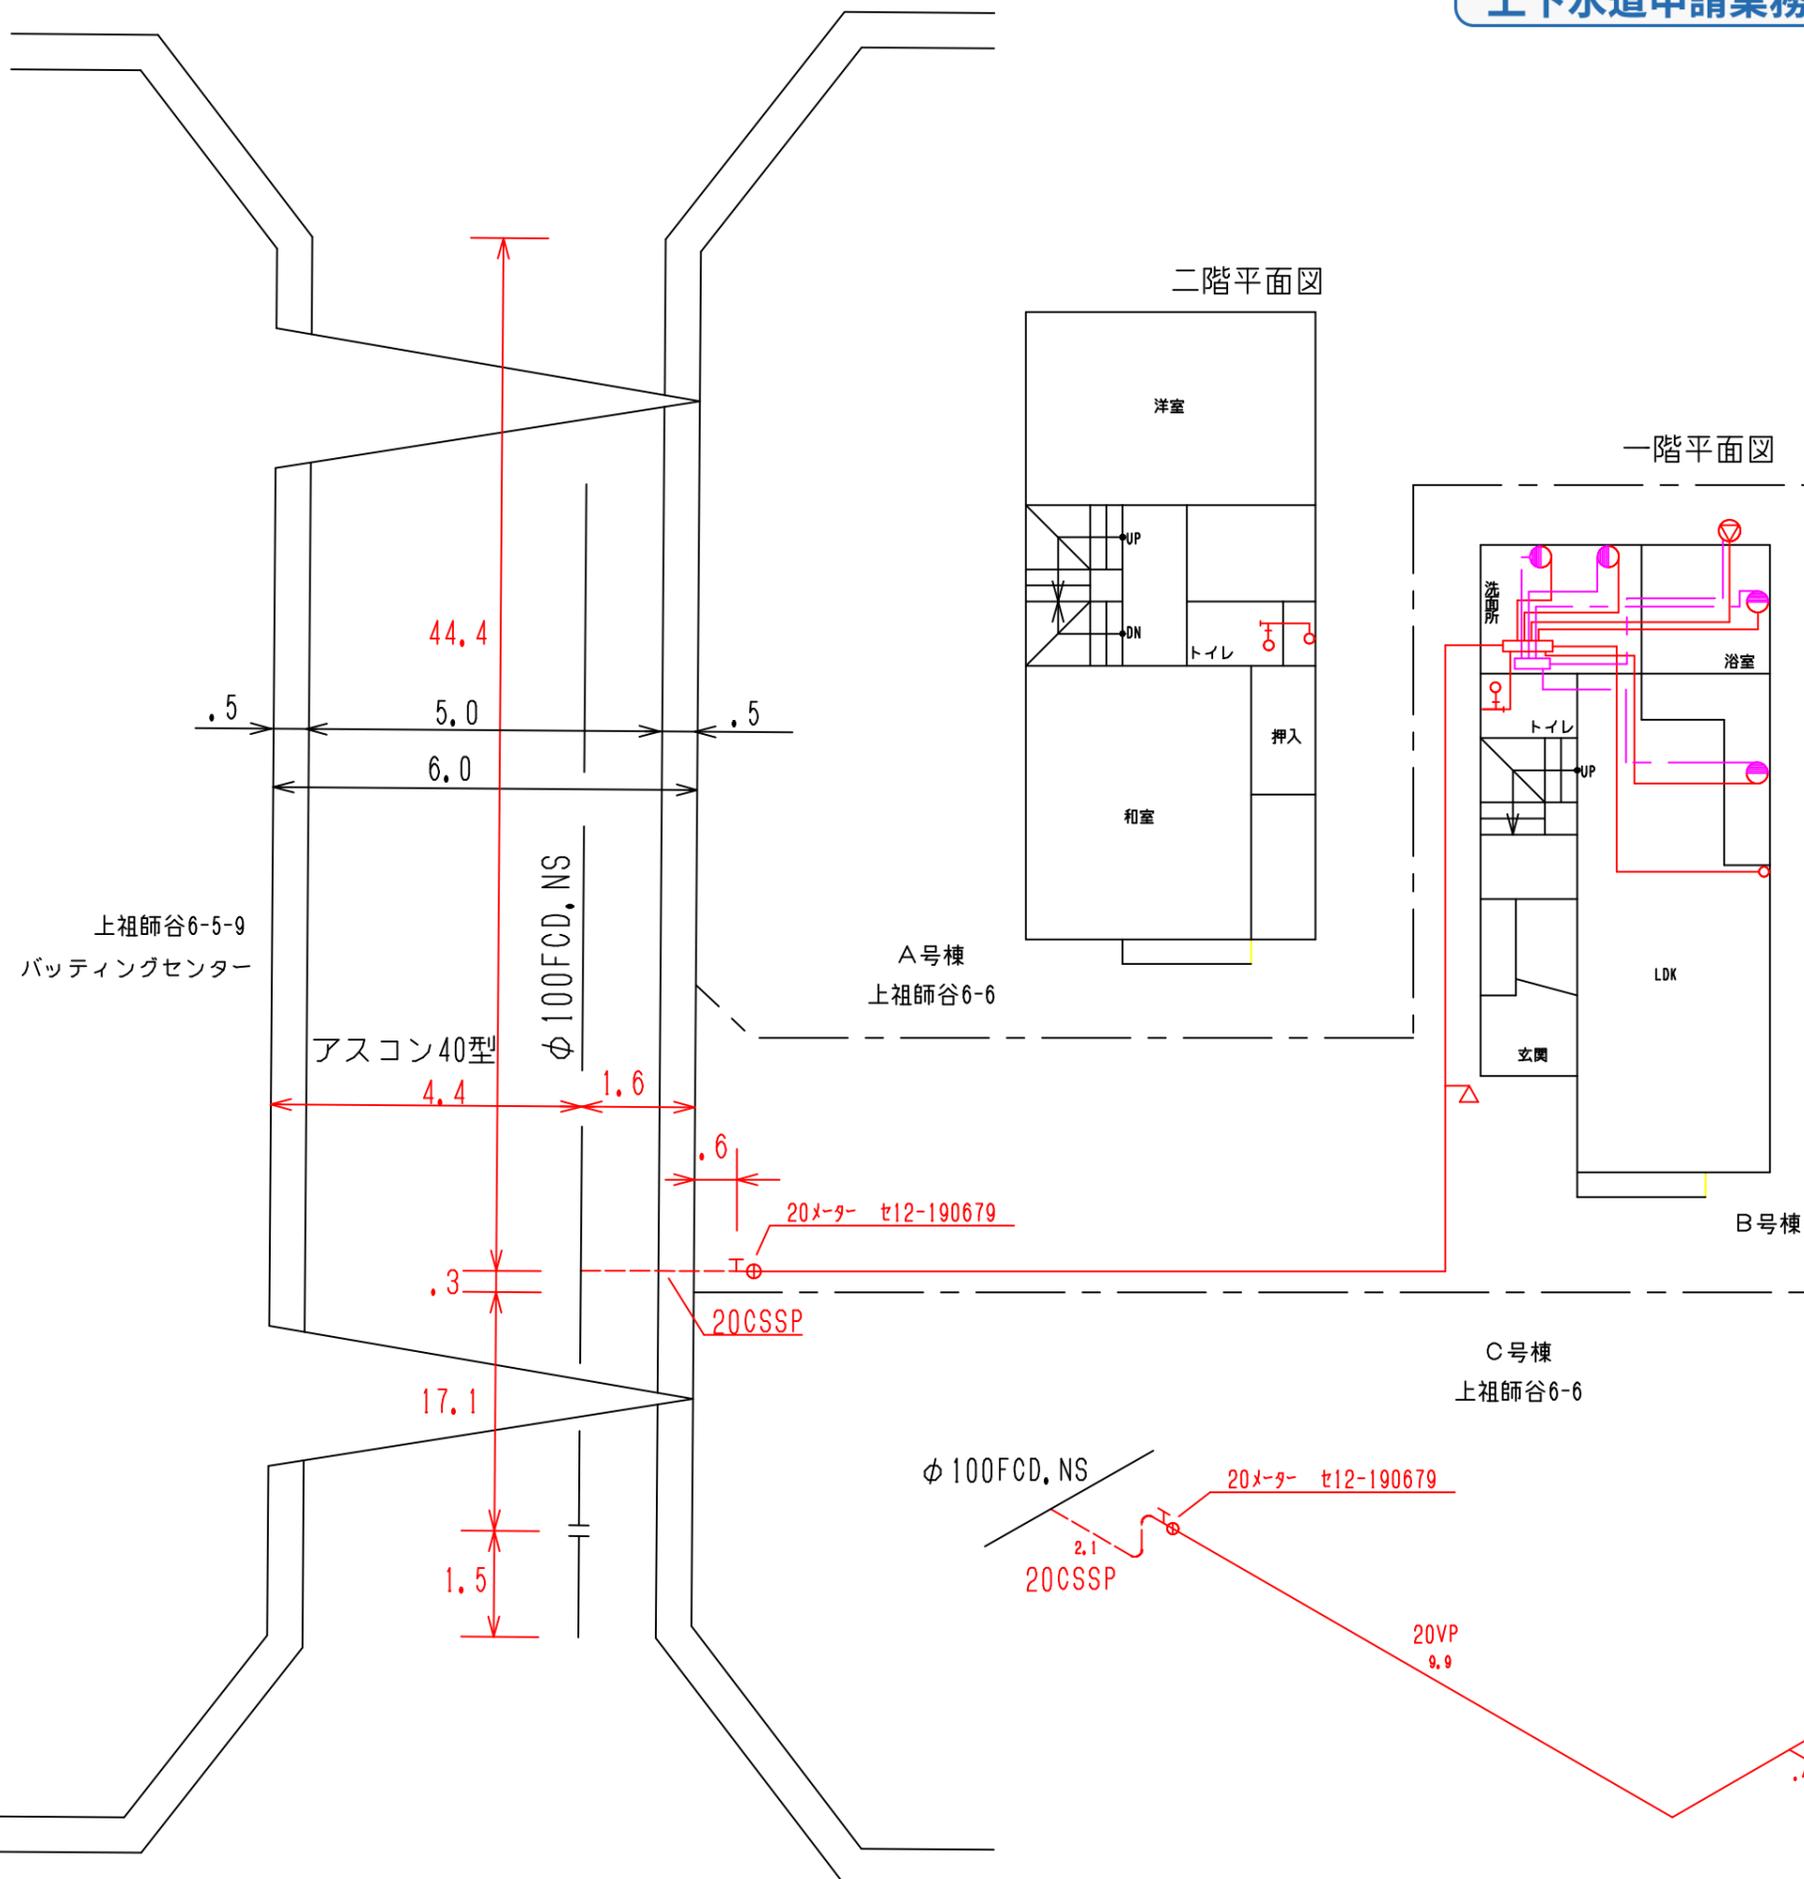




二階平面図

一階平面図


凡		例			
表示省略	給水管	口径	13	管種	PBP
管種	給湯管	口径	13	管種	PBP

22年 9月 日	
指定工事店	竣工 <input checked="" type="checkbox"/>
所在地	世田谷区上祖師谷
栓番	18842
委任代理人	神奈川県小田原市蓮正寺774-1
氏名	モスト企画株式会社 電話 0465(37)3060番

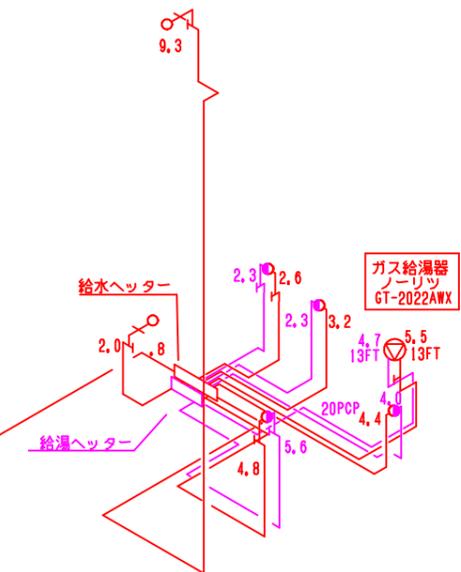

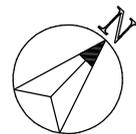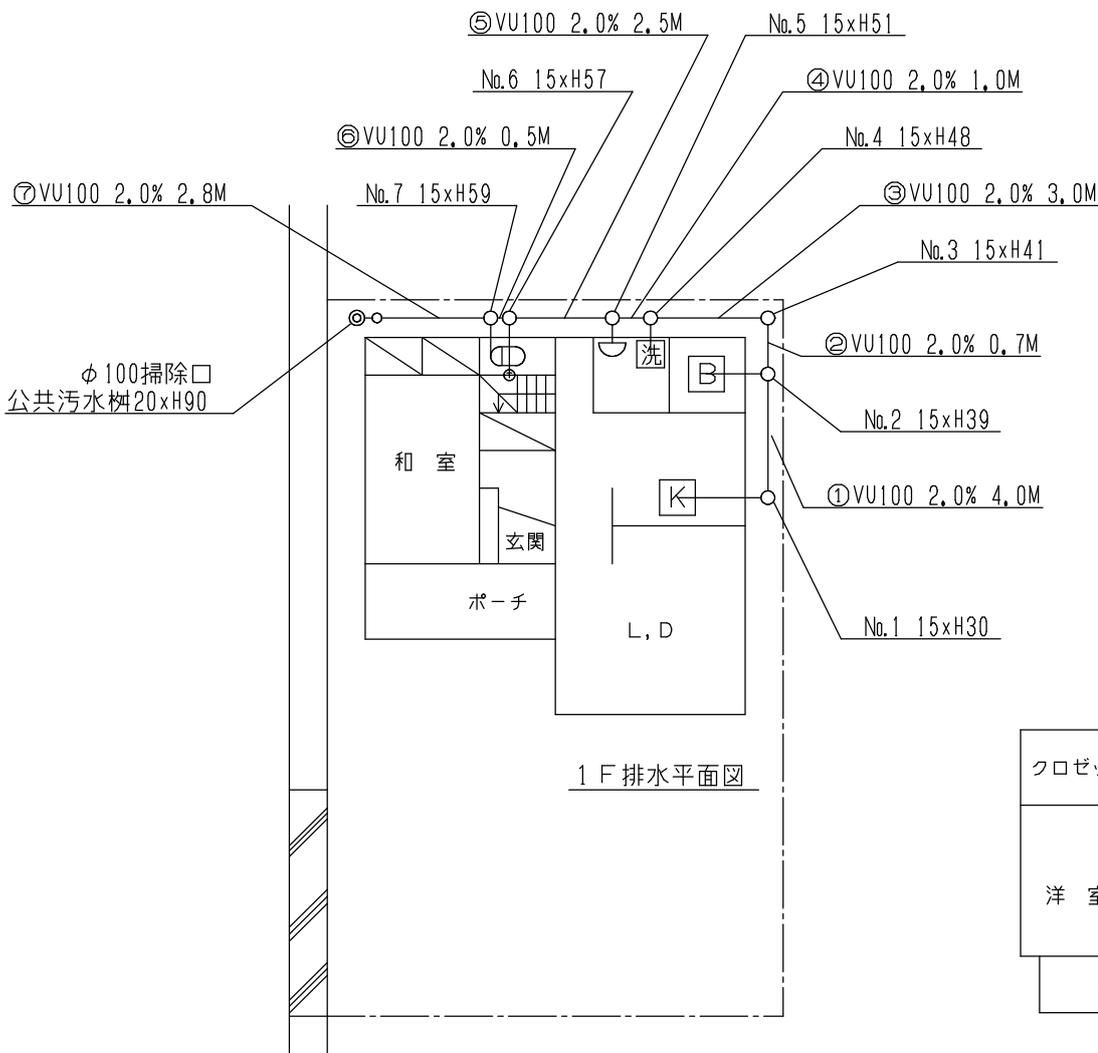

2F排水平面図

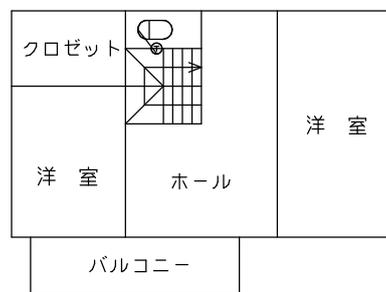

1F排水平面図

排水サンプル図面

縮尺
 縦 1 : 20
 横 1 : 200
 D. L

	No.1 15xH30	No.2 15xH39	No.3 15xH41	No.4 15xH48	No.5 15xH51	No.6 15xH57	No.7 15xH59	φ100掃除口 公共汚水桝20xH90
路線番号	①	②	③	④	⑤	⑥	⑦	
管種・管径	VU 100	VU 100	VU 100	VU 100	VU 100	VU 100	VU 100	
勾配	2.0%	2.0%	2.0%	2.0%	2.0%	2.0%	2.0%	
延長	4.0	0.7	3.0	1.0	2.5	0.5	2.8	
地盤高	11.00	11.00	11.00	11.00	11.00	11.00	11.00	11.00
土かぶり	0.20	0.28 0.29 0.30	0.31	0.37 0.38 0.40	0.41	0.46 0.47 0.48	0.49	0.55
管底高	10.70	10.62 10.61 10.60	10.59	10.53 10.52 10.50	10.49	10.44 10.43 10.42	10.41	10.35
追加距離	0.0	4.0 4.7		7.7 8.7		11.2 11.7		14.5